

華构設計
HUAGOU DESIGN

(资质等级: 建筑工程乙级)

工程设计资质证书编号
A215004274

华构工程设计(内蒙古)有限公司

注册师签章区

出图专用章盖章区

华构工程设计(内蒙古)有限公司
工程设计证书乙级 编号 A215004274
出图专用章
签字齐全 盖章有效

建设单位

阿鲁科尔沁旗住房和城乡建设局

项目名称

阿鲁科尔沁旗坤都镇高勒嘎查
生活污水(2号站)建设项目

工程名称

图名

2号站室外管网综合平面图

设计号

HG-25-01-03

图别

给排水

图号

水施-02

版本号

第1版

出图日期

2026.03

设计阶段



施工图

签字区

施工图设计	杨晓然	
专业负责人	杨晓然	
校对	陈荣煜	
审核	姚明晖	
审定	孙明亮	
项目负责人	刘学艳	

会签区

结构	刘学艳	
给排水	孙鹏	
暖通	杨晓然	
电气	臧晓东	

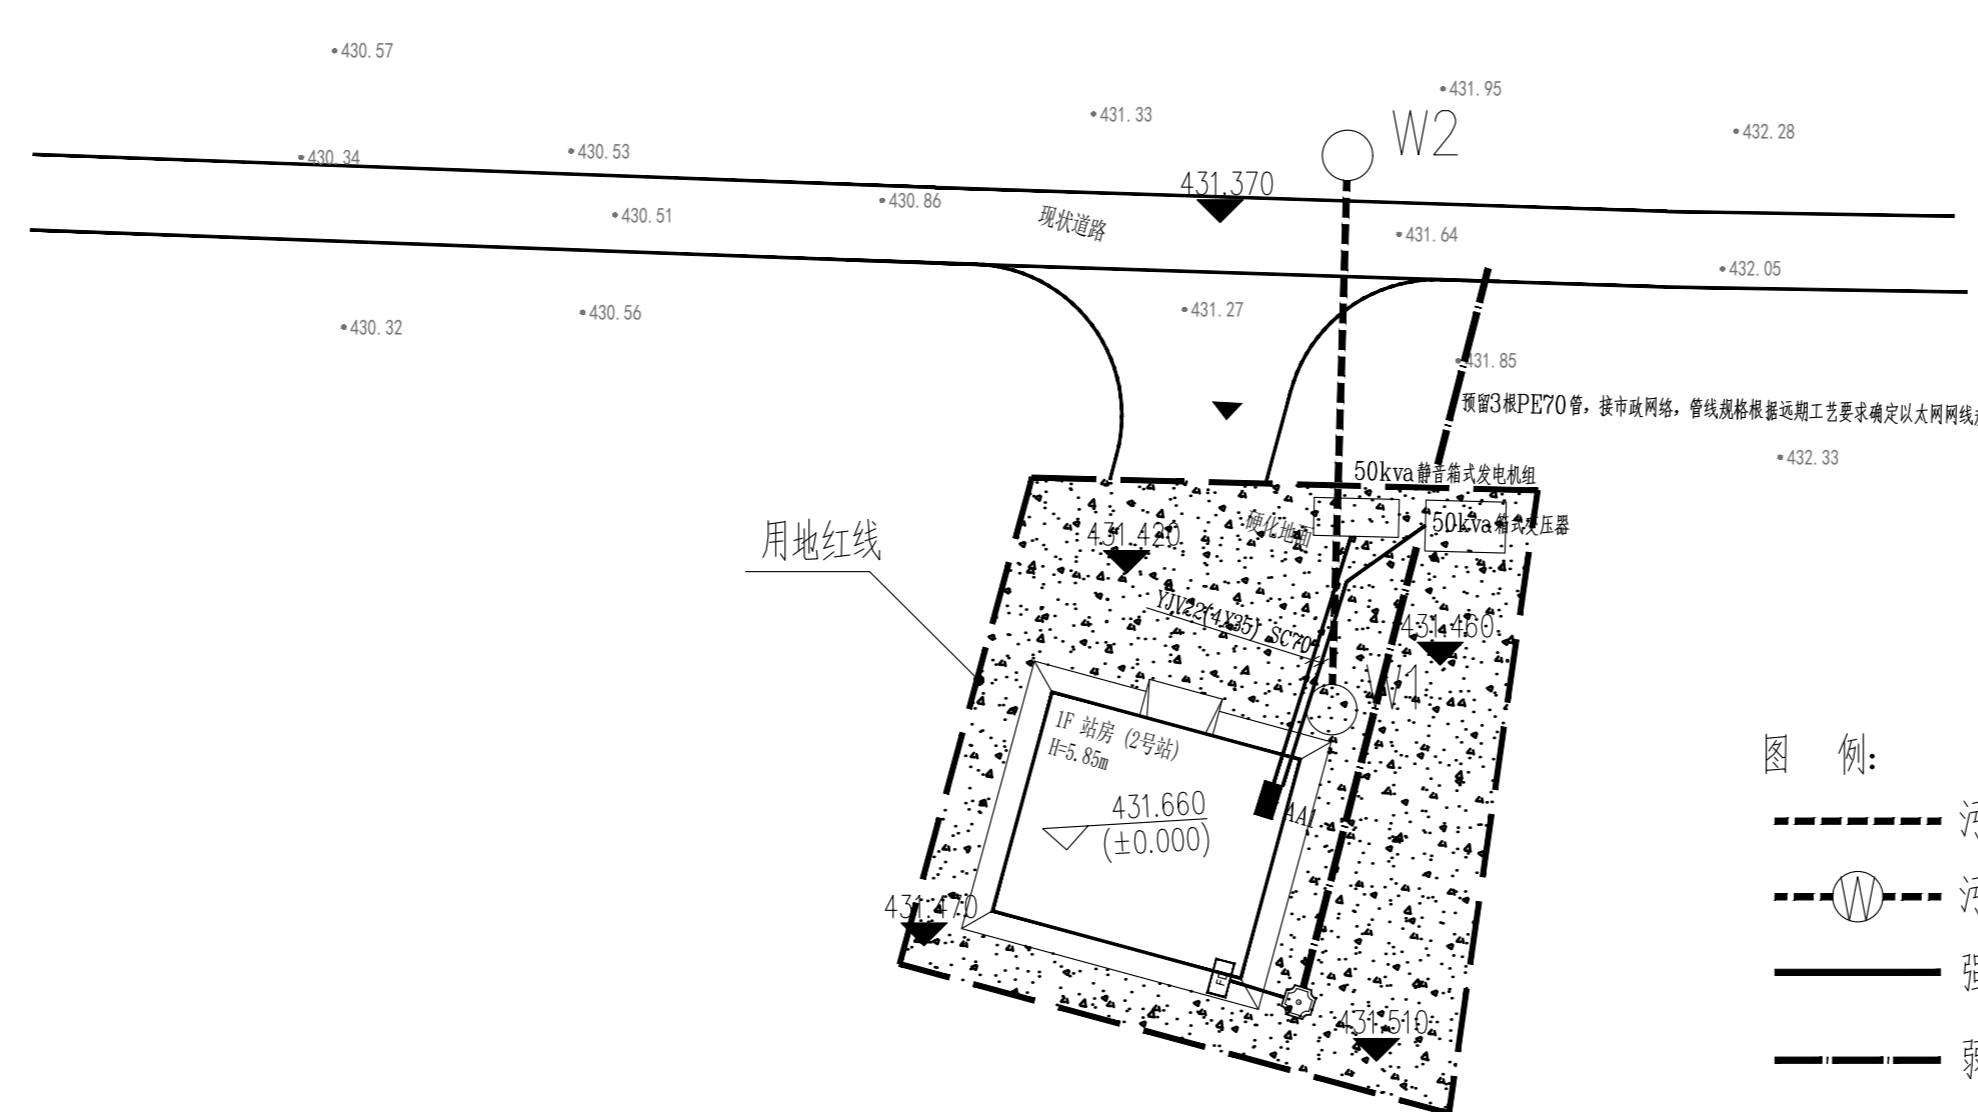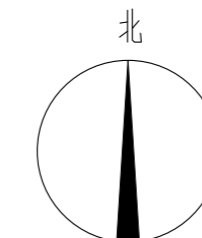

2号站室外管网综合平面图 1:500